


 <b>Città di Prizzi</b> Provincia di Palermo		<b>Tavola</b> <b>3</b>
<b>STUDIO PROGET</b> 		
<i>Visti e approvazioni</i>		
<b>Ditta:</b> ISTITUTO COMPrensivo DI PRIZZI		DATA
<b>Oggetto:</b> FESR "AMBIENTI PER L'APPRENDIMENTO" Asse II "Qualità degli impianti scolastici" Obiettivo C		<b>Elaborati grafici:</b> PIANTE
Progetto definitivo/esecutivo dei lavori di riqualificazione degli edifici scolastici dell'Istituto comprensivo statale di Prizzi, in relazione di risparmio energetico, alla messa a norma degli impianti ed al miglioramento dell'attrattività e dell'accessibilità.		
<b>Il Progettista</b> 	<b>Il Committente</b>	<b>Il Direttore dei lavori</b> 

Pianta piano terra  
scala 1:100

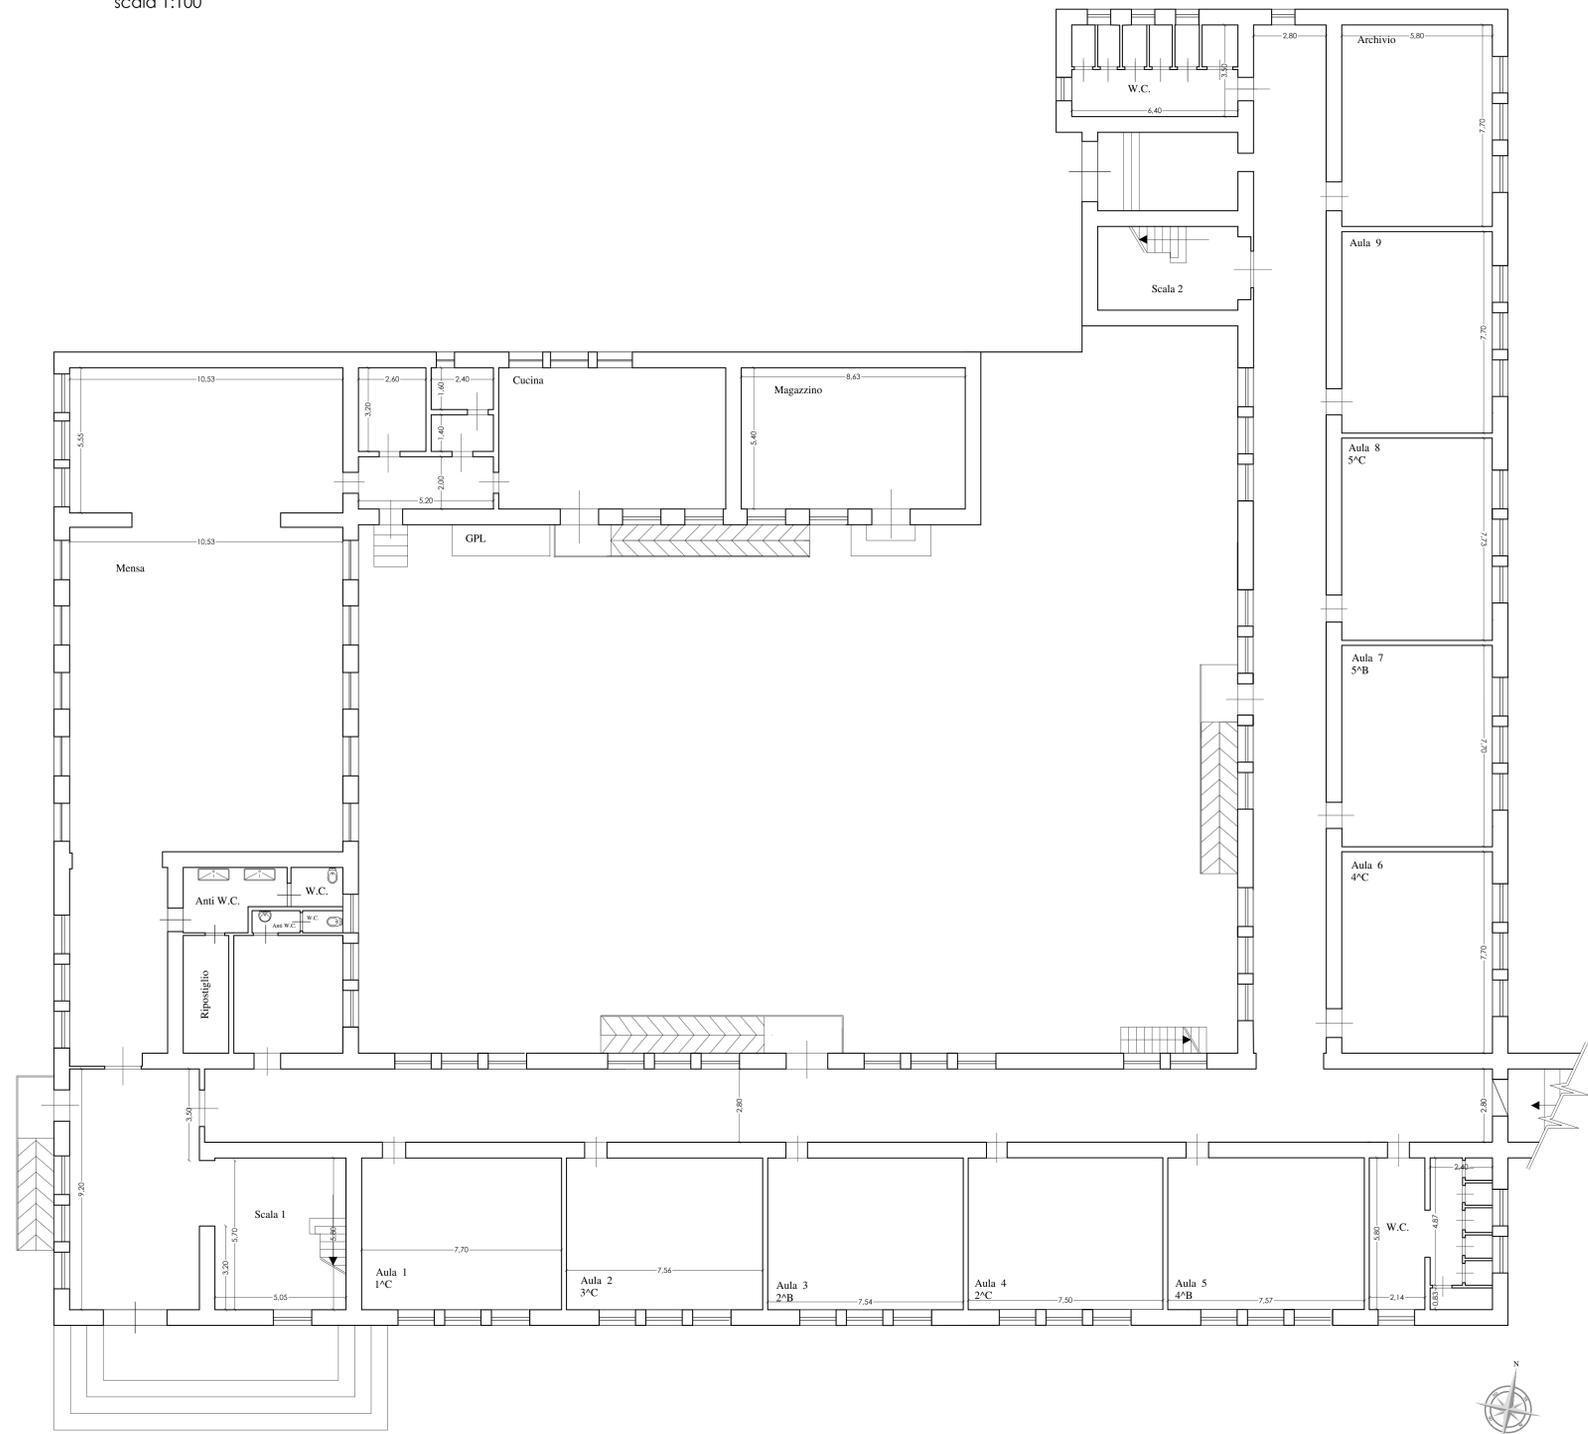

Pianta piano primo  
scala 1:100

