


<p>STUDIO PROGET</p>  <p>Ing. Giovanni Almia Cell. 339/907852 - Tel. 091/9433218 Fax. 091/985334 Via Coluraci, n. 48 - Carini (CA) 94015 per "giovanni.almia@ordingoa.it"</p>	<p>Città di Prizzi Provincia di Palermo</p>	<p>Tavola 5</p>
---	---	-----------------------------

STUDIO PROGET




Visti e approvazioni

<p>Ditta: ISTITUTO COMPrensIVO DI PRIZZI</p>		<p>DATA</p>
<p>Oggetto: FESR "AMBIENTI PER L'APPRENDIMENTO" Asse II* "Qualità degli impianti scolastici" Obiettivo C</p> <p>Progetto definitivo/esecutivo dei lavori di riqualificazione degli edifici scolastici dell'istituto comprensivo statale di Prizzi, in relazione al risparmio energetico, alla messa a norma degli impianti ed al miglioramento dell'attrattività e dell'accessibilità</p>	<p>Elaborati grafici: PIANTE</p>	<p>STATO DI FATTO - SCUOLA DELL'INFANZIA</p>
<p>il Progettista</p> 	<p>il Committente</p>	<p>il Direttore dei lavori</p> 

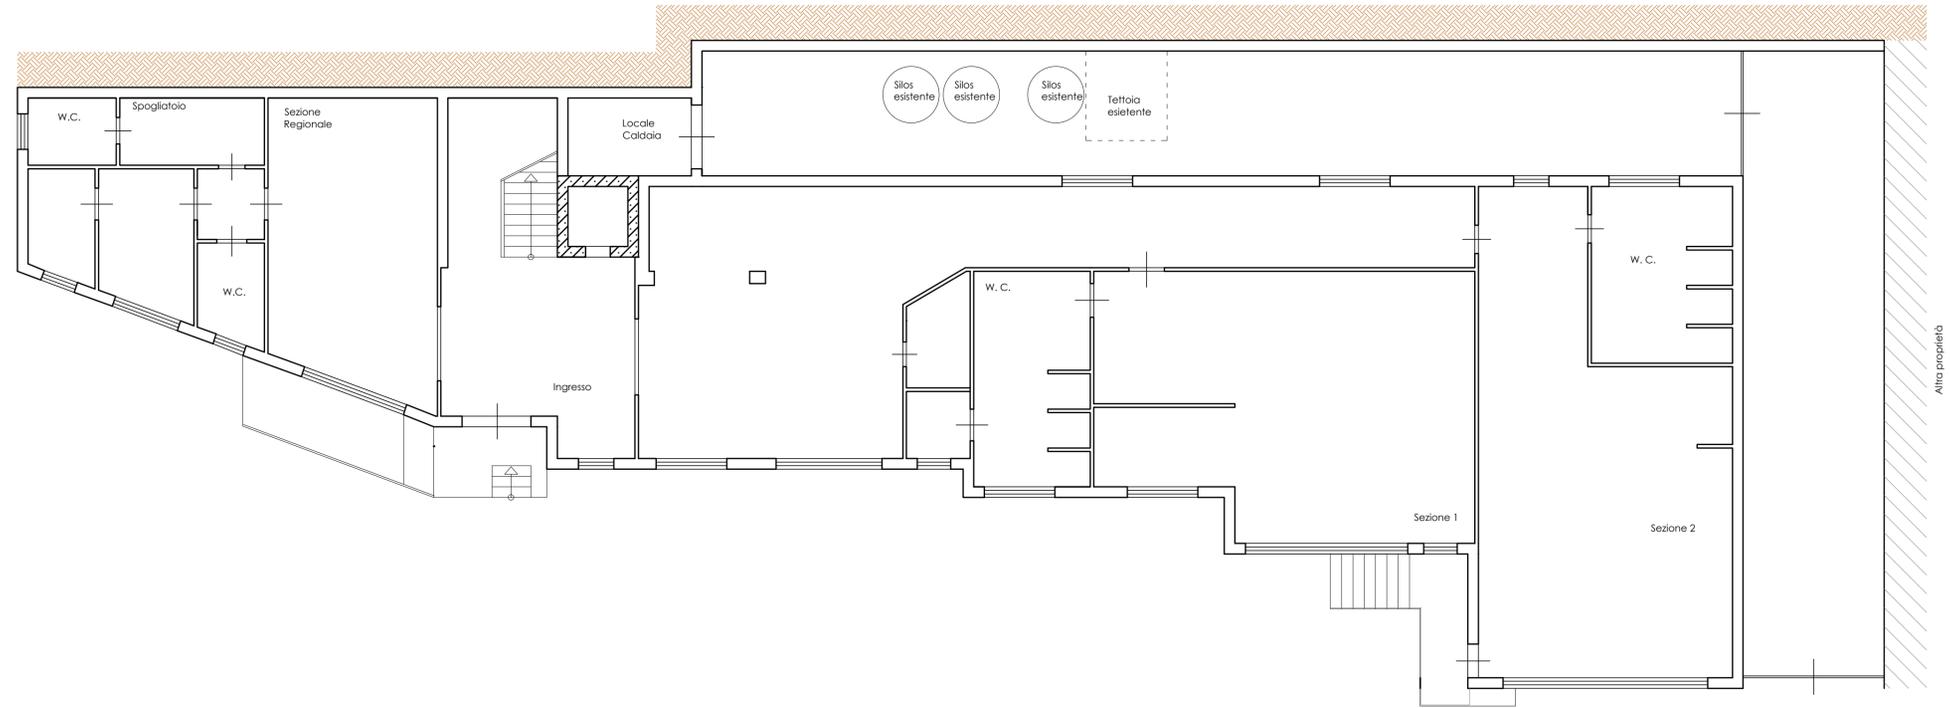

Pianta piano terra
 scala 1:100

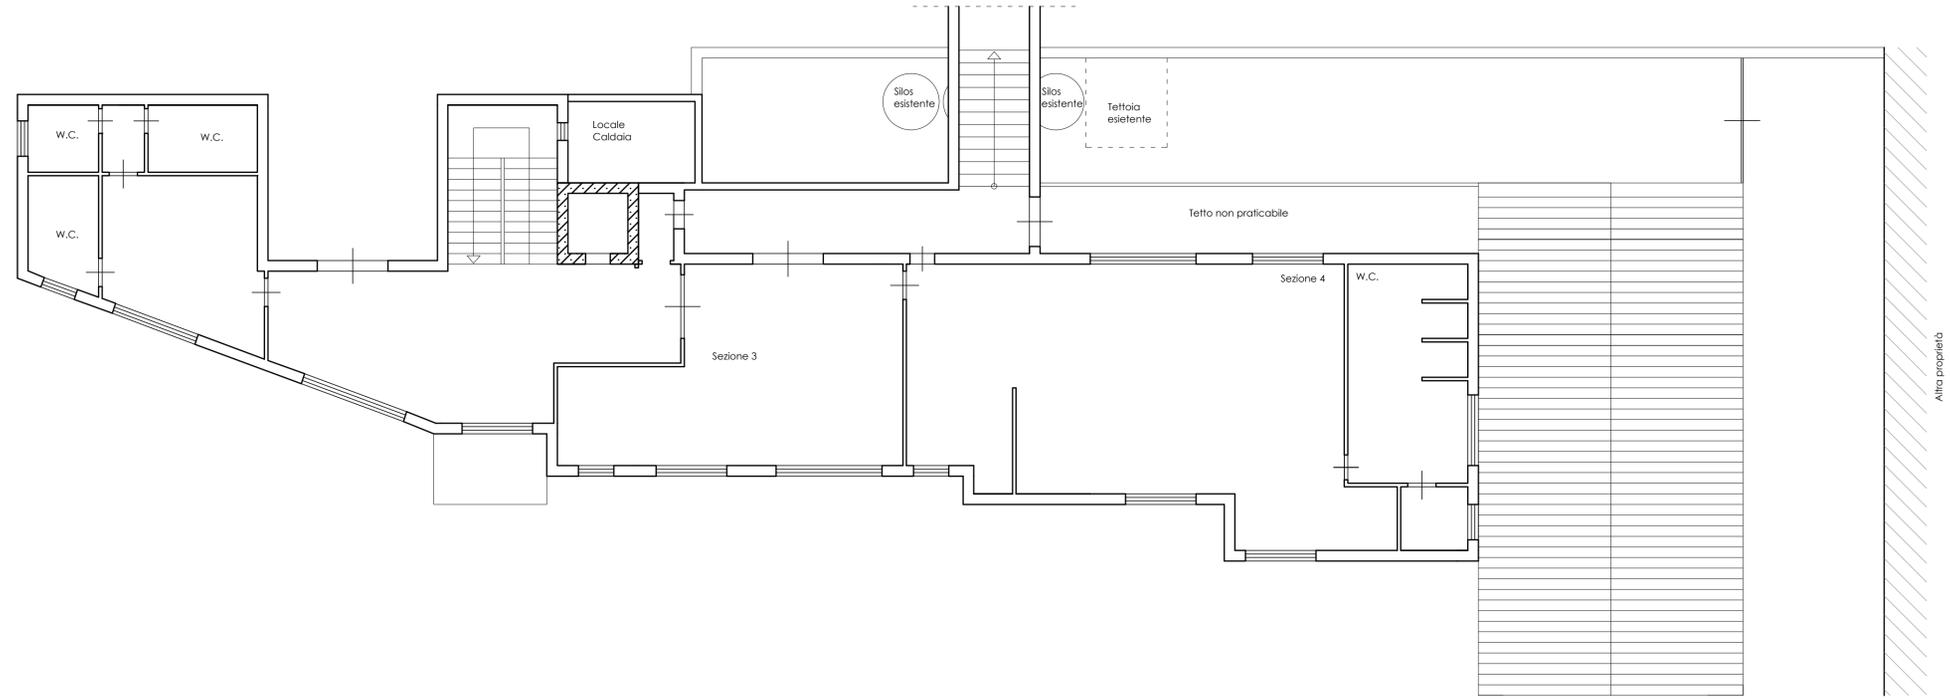

Pianta piano primo
 scala 1:100